


LEGENDA

SIMBOLI	DESCRIZIONE
	QUADRO ELETTRICO
	ARMATURA STRADALE ALTEZZA PALO 8m FLUORI TUTTO
	APPARECCHIO DA APRETO URBANO ALTEZZA PALO 4m FLUORI TUTTO
	APPARECCHIO A PARETE

- CODICE COLORI
AREE OMOGENEE**
- VIE A TRAFFICO MOTORIZZATO**
- (A) VIA PROVINCIALE 51ecc.
 - (B) ALTRE VIE
- RESTO DEL TERRITORIO**
- (1) PARCHETTO VIA MAZZINI
 - (2) PARCO PUBBLICO VIA GENOVA/VENEZIA
 - (3) PISTA PEDONALE/CICLABILE
 - (4) PIAZZA MUNICIPIO

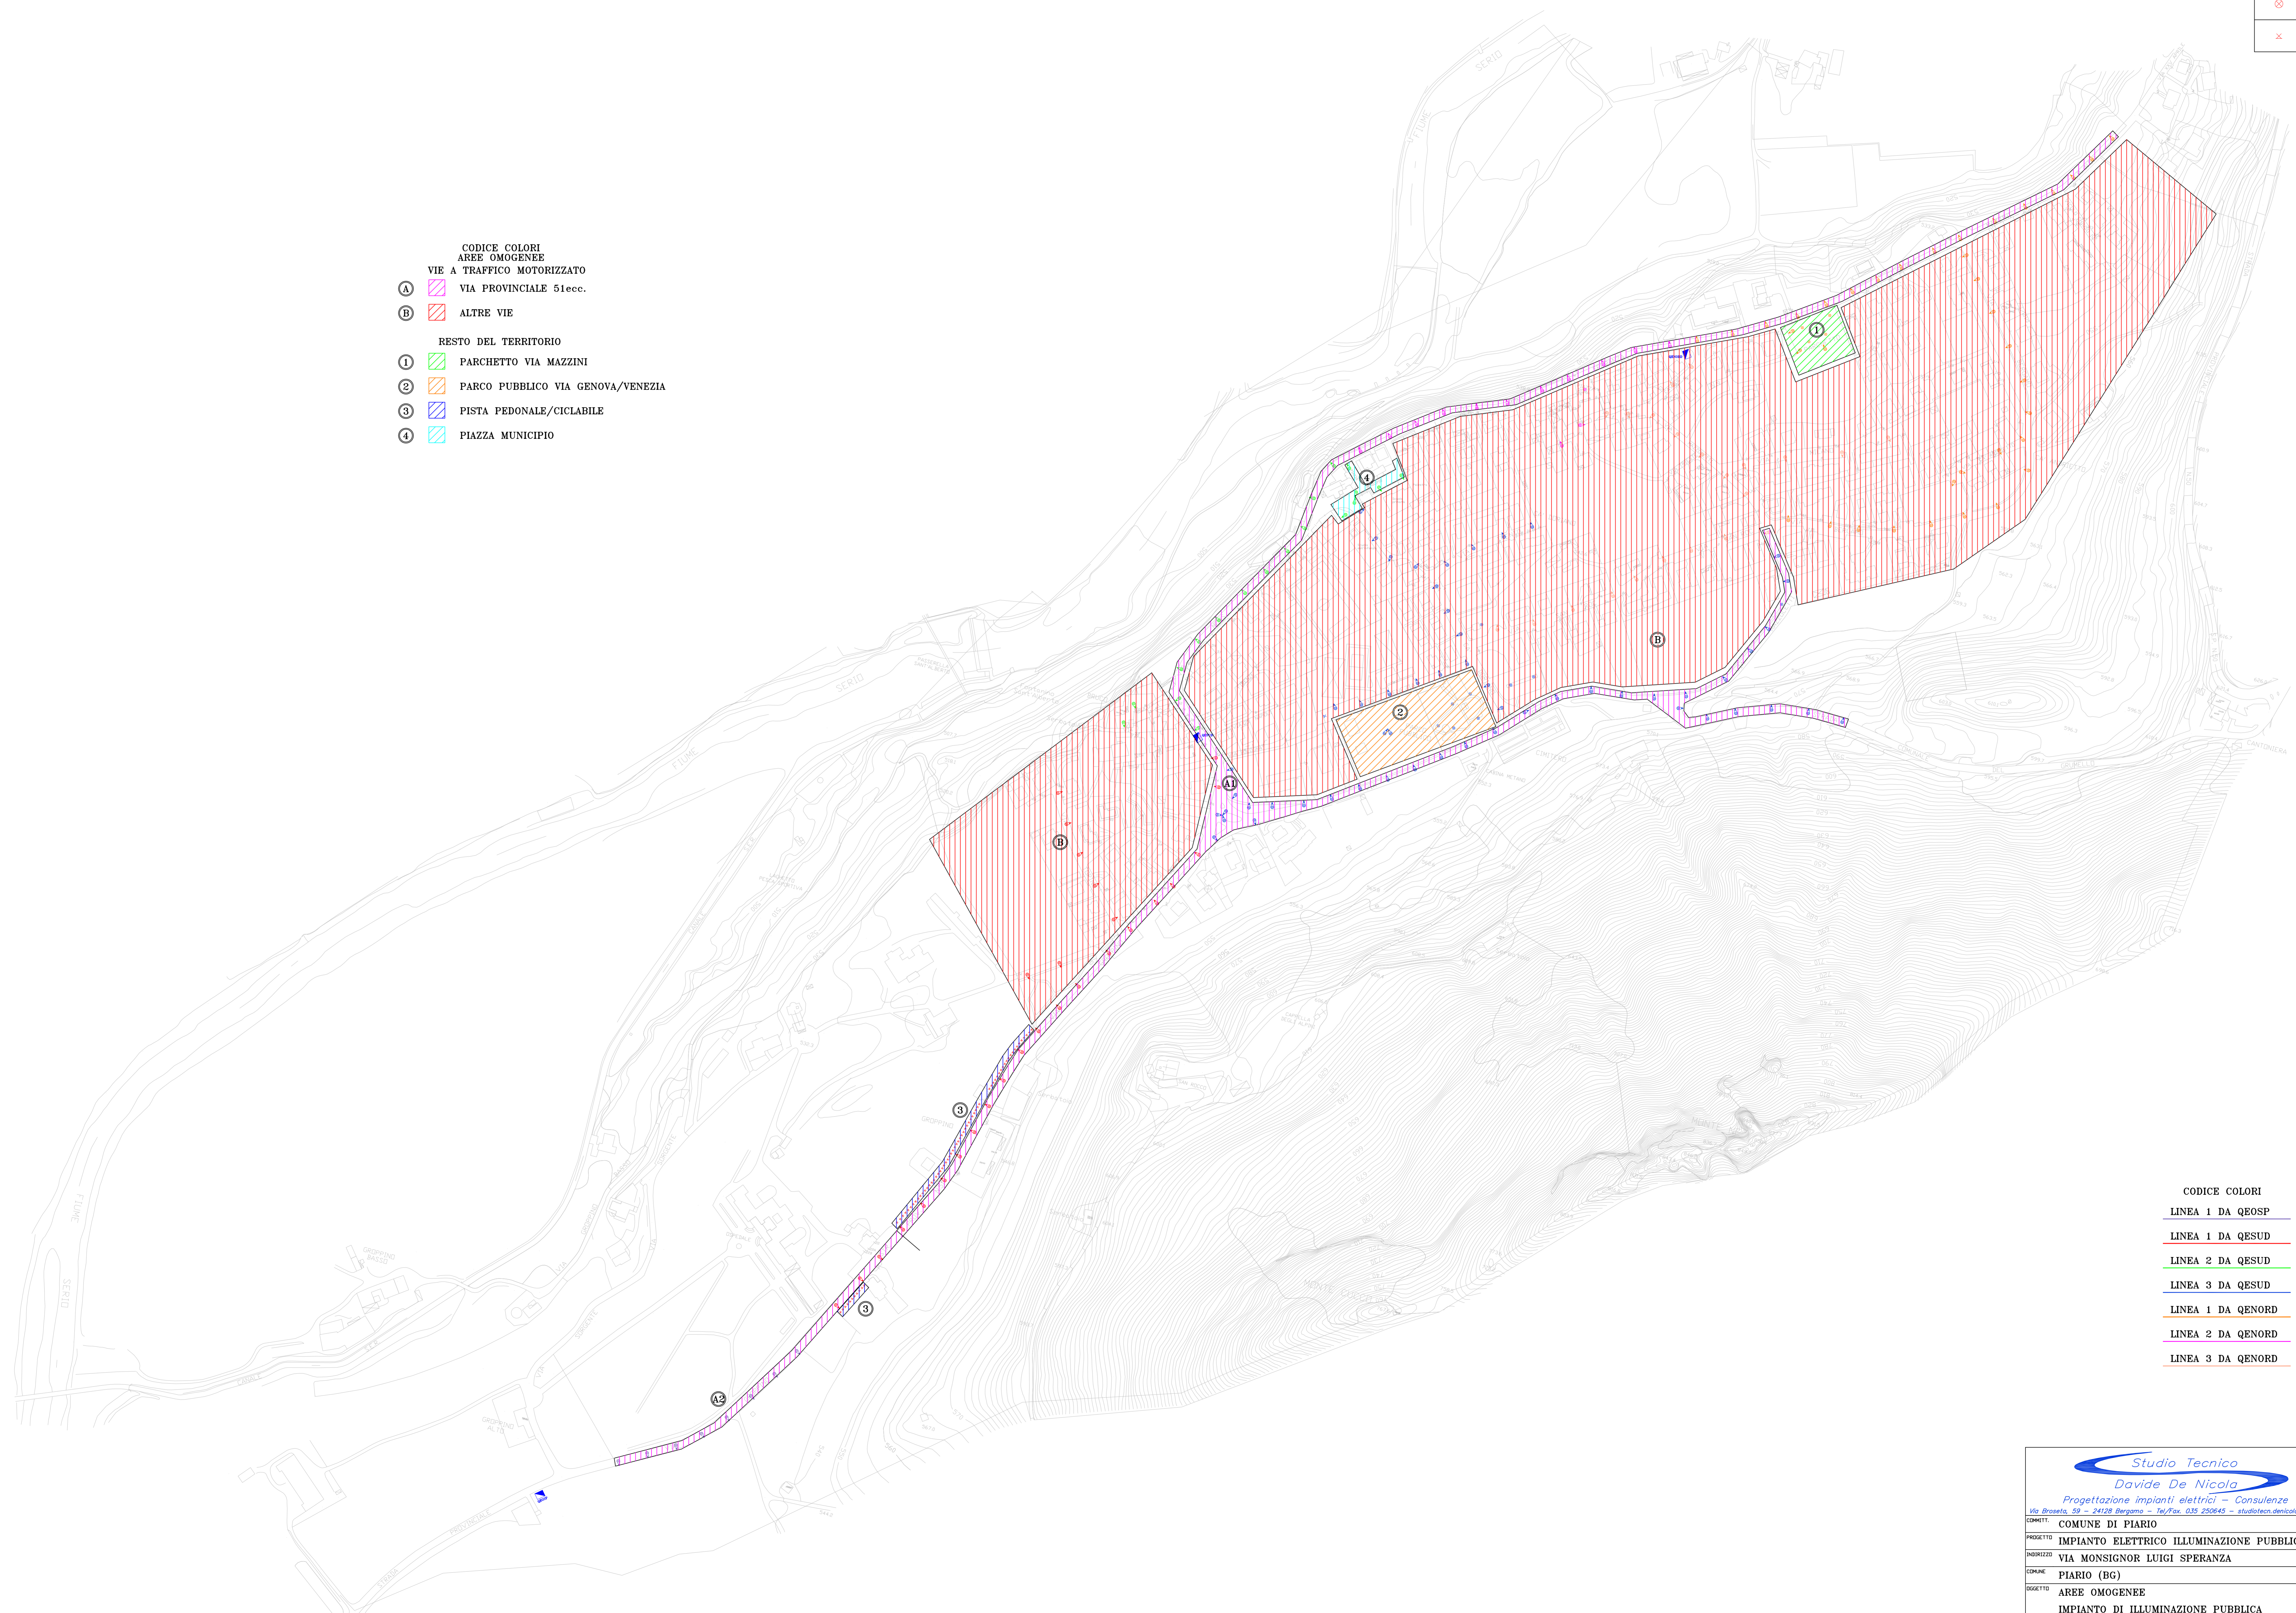

- CODICE COLORI**
- LINEA 1 DA QEOSP
 - LINEA 1 DA QESUD
 - LINEA 2 DA QESUD
 - LINEA 3 DA QESUD
 - LINEA 1 DA QENORD
 - LINEA 2 DA QENORD
 - LINEA 3 DA QENORD

Studio Tecnico
Davide De Nicola
Progettazione impianti elettrici - Consulenze
Via Brosetta, 59 - 24128 Bergamo - Tel/Fax. 035 250645 - studiotech.denicola@iscail.it

COMMITTENTE: **COMUNE DI PIARIO**

PROGETTO: **IMPIANTO ELETTRICO ILLUMINAZIONE PUBBLICA**

INCARICATO: **VIA MONSIGNOR LUIGI SPERANZA**

OPERE: **PIARIO (BG)**

OGGETTO: **AREE OMOGENEE
IMPIANTO DI ILLUMINAZIONE PUBBLICA**

PROCESO PER: PRELIMINARE DEFINITIVO COSTRUZIONE

SCALA: **1:4000** COMP. **009015**

ASS. DATA: _____ VISTO: _____
 ASS. DATA: _____ VISTO: _____
 ASS. DATA: _____ VISTO: _____

1

AI SENSI DELLA LEGGE 28/04/01 n.633, SI VIETA OGNI TIPO DI RIPRODUZIONE - ANCHE PARZIALE - NEL PRESENTE STATO SENZA AUTORIZZAZIONE SCRITTA