


LEGENDA	
SIMBOLI	DESCRIZIONE
	QUADRO ELETTRICO
	APERTURA STRADALE ALTEZZA PALI IN FURTI TUTTI
	APPARECCHIO DA ARREDO URBANO ALTEZZA PALI IN FURTI TUTTI
	APPARECCHIO A PARETE

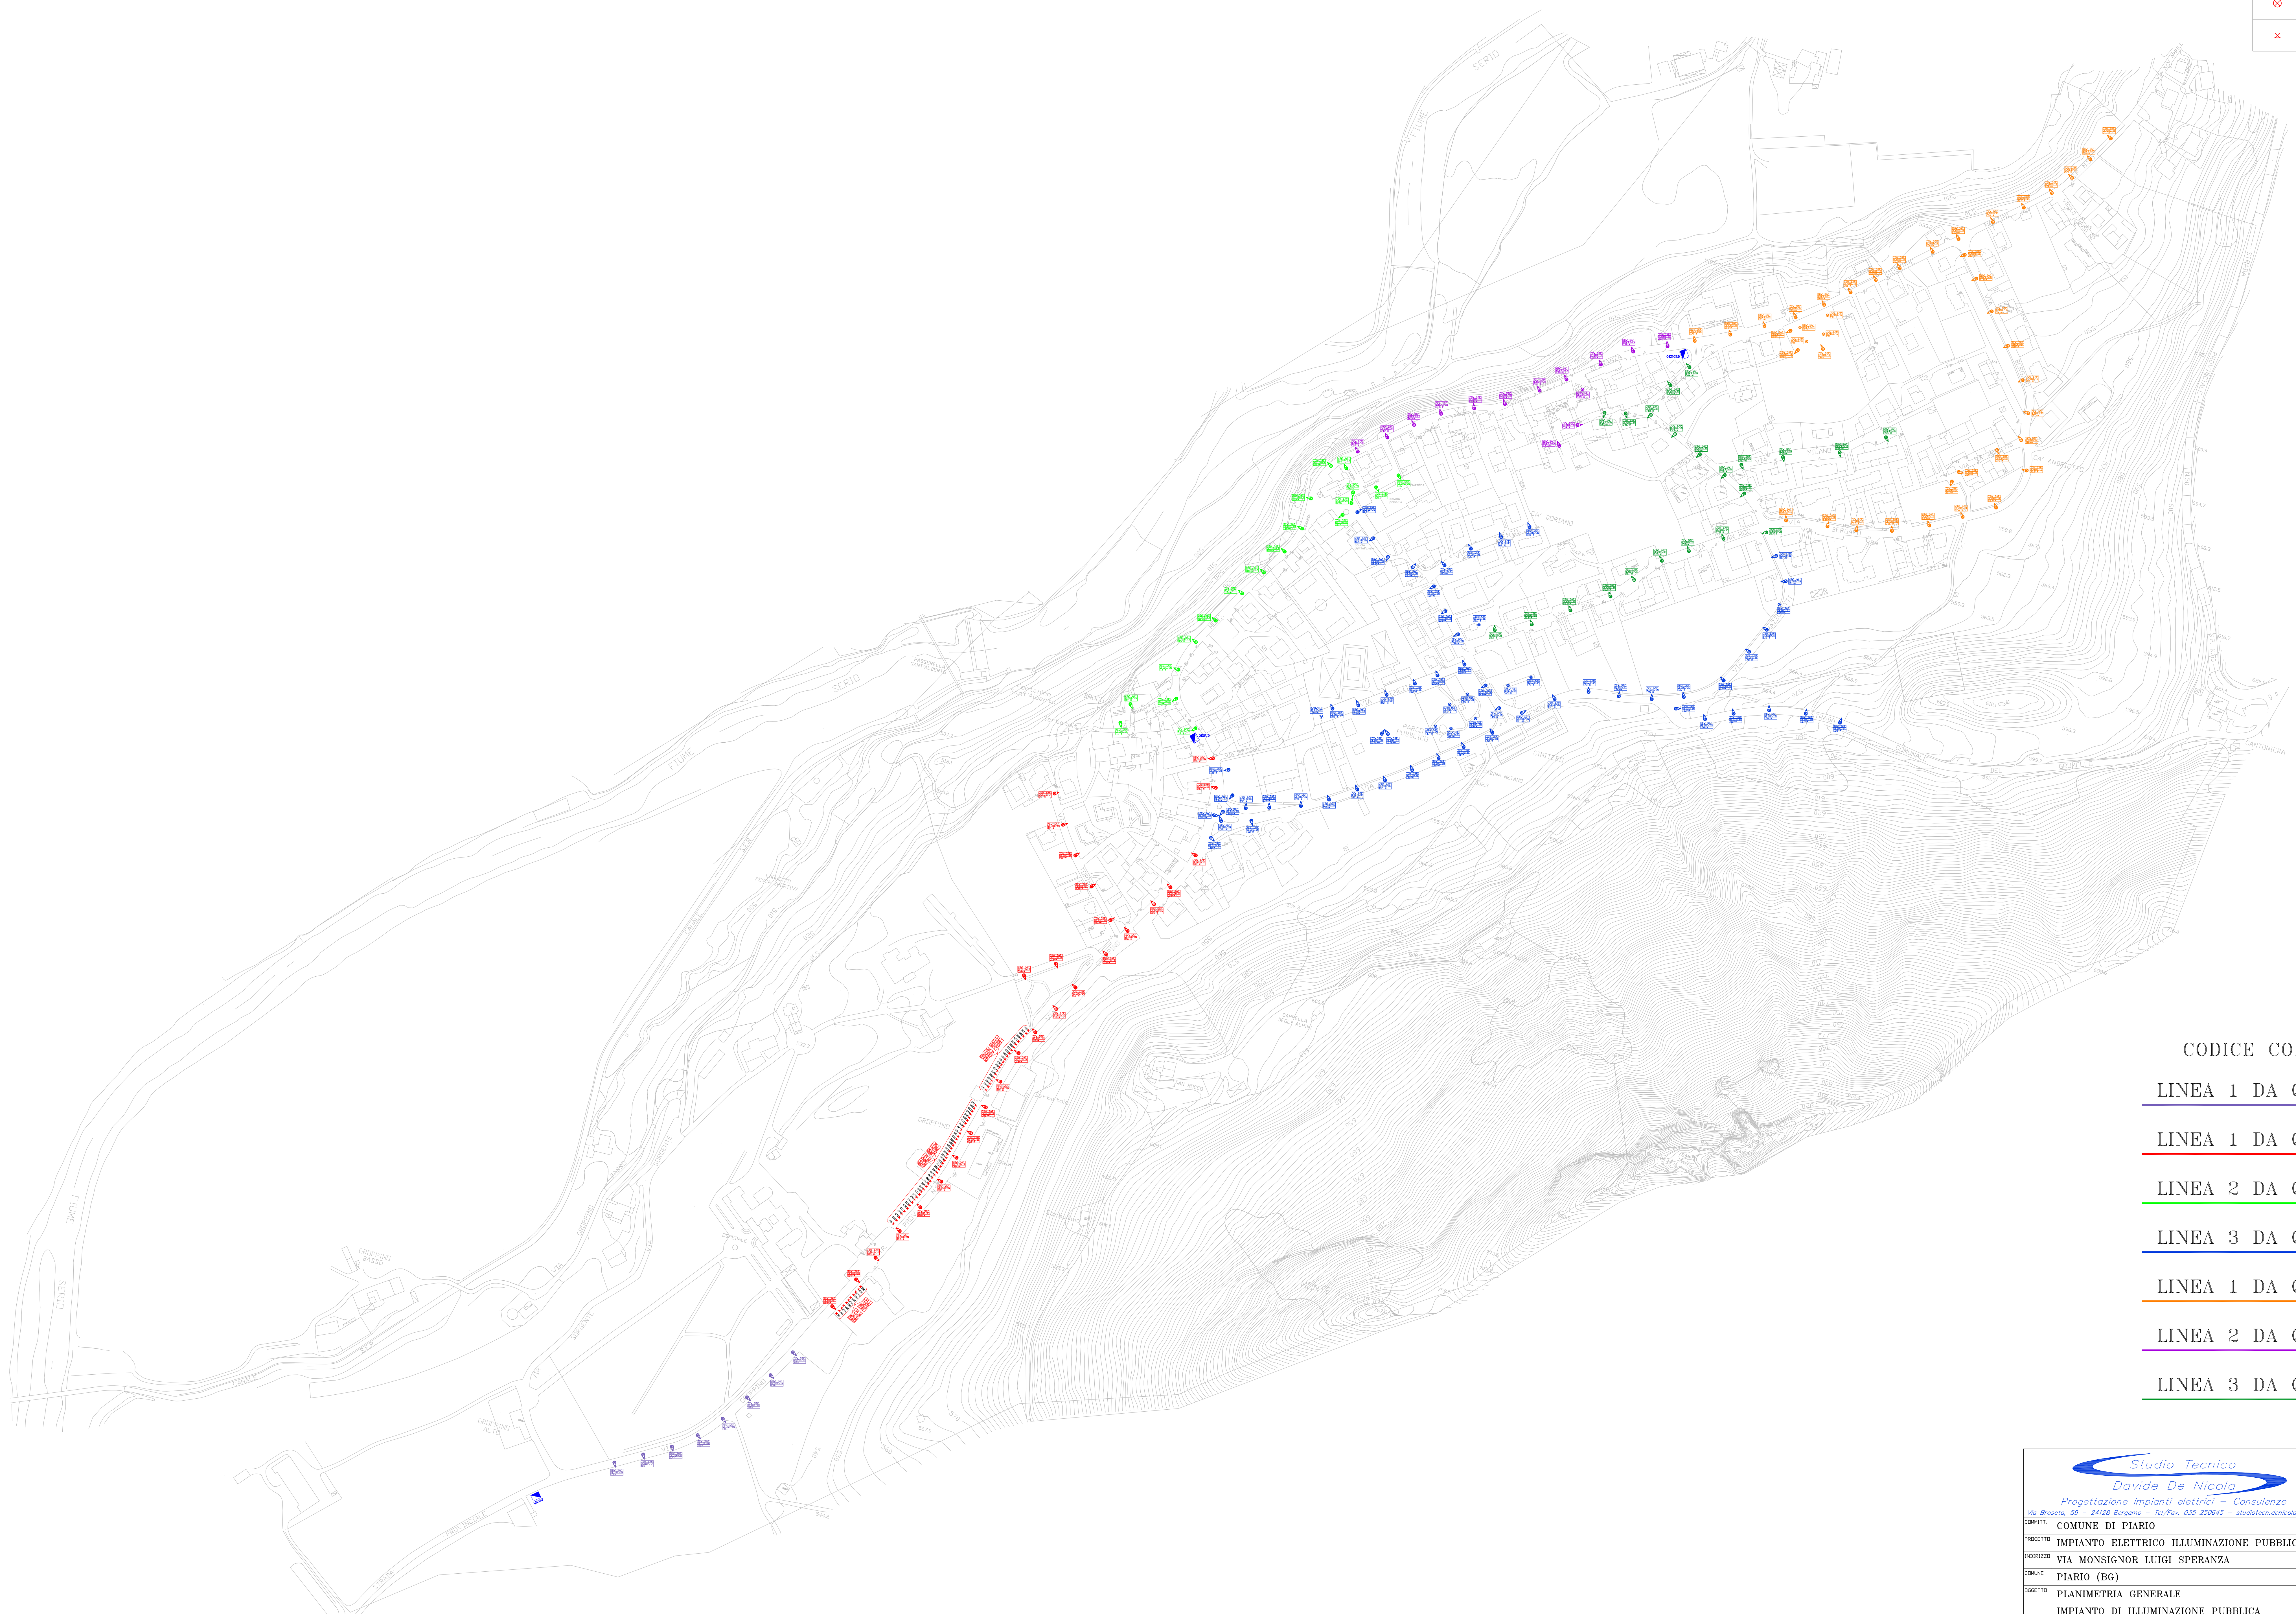

- CODICE COLORI**
- LINEA 1 DA QEOSP
 - LINEA 1 DA QESUD
 - LINEA 2 DA QESUD
 - LINEA 3 DA QESUD
 - LINEA 1 DA QENORD
 - LINEA 2 DA QENORD
 - LINEA 3 DA QENORD

<p>Studio Tecnico Davide De Nicola</p> <p>Progettazione impianti elettrici - Consulenze</p> <p>Via Broletto, 59 - 24128 Bergamo - Tel/Fax. 035 250845 - studio@studio.demicola.it</p>		TIMBRO
COMITATO: COMUNE DI PIARIO	PRELIMINARE <input type="checkbox"/> DEFINITIVO <input type="checkbox"/>	
PROGETTO: IMPIANTO ELETTRICO ILLUMINAZIONE PUBBLICA	COSTRUZIONE X	
INDIRIZZO: VIA MONSIGNOR LUIGI SPERANZA	SCALA: 1:2000	COPR. 009015
COMUNE: PIARIO (BG)	DATA: 05/09/20	DATA:
SOGGETTO: PLANIMETRIA GENERALE	DATA:	DATA:
IMPIANTO DI ILLUMINAZIONE PUBBLICA	DATA:	DATA:
AI SENSI DELLA LEGGE 22/04/01 N.633, SI VIETA OGNI TIPO DI RIPRODUZIONE - ANCHE PARZIALE - NEL PRESENTE SENZA AUTORIZZAZIONE SCRITTA		