


LEGENDA	
SIMBOLI	DESCRIZIONE
	QUADRO ELETTRICO
	ARMATURA STRADALE ALTEZZA PALI > FLUORI TUTTO
	APPARECCHI A PARETE

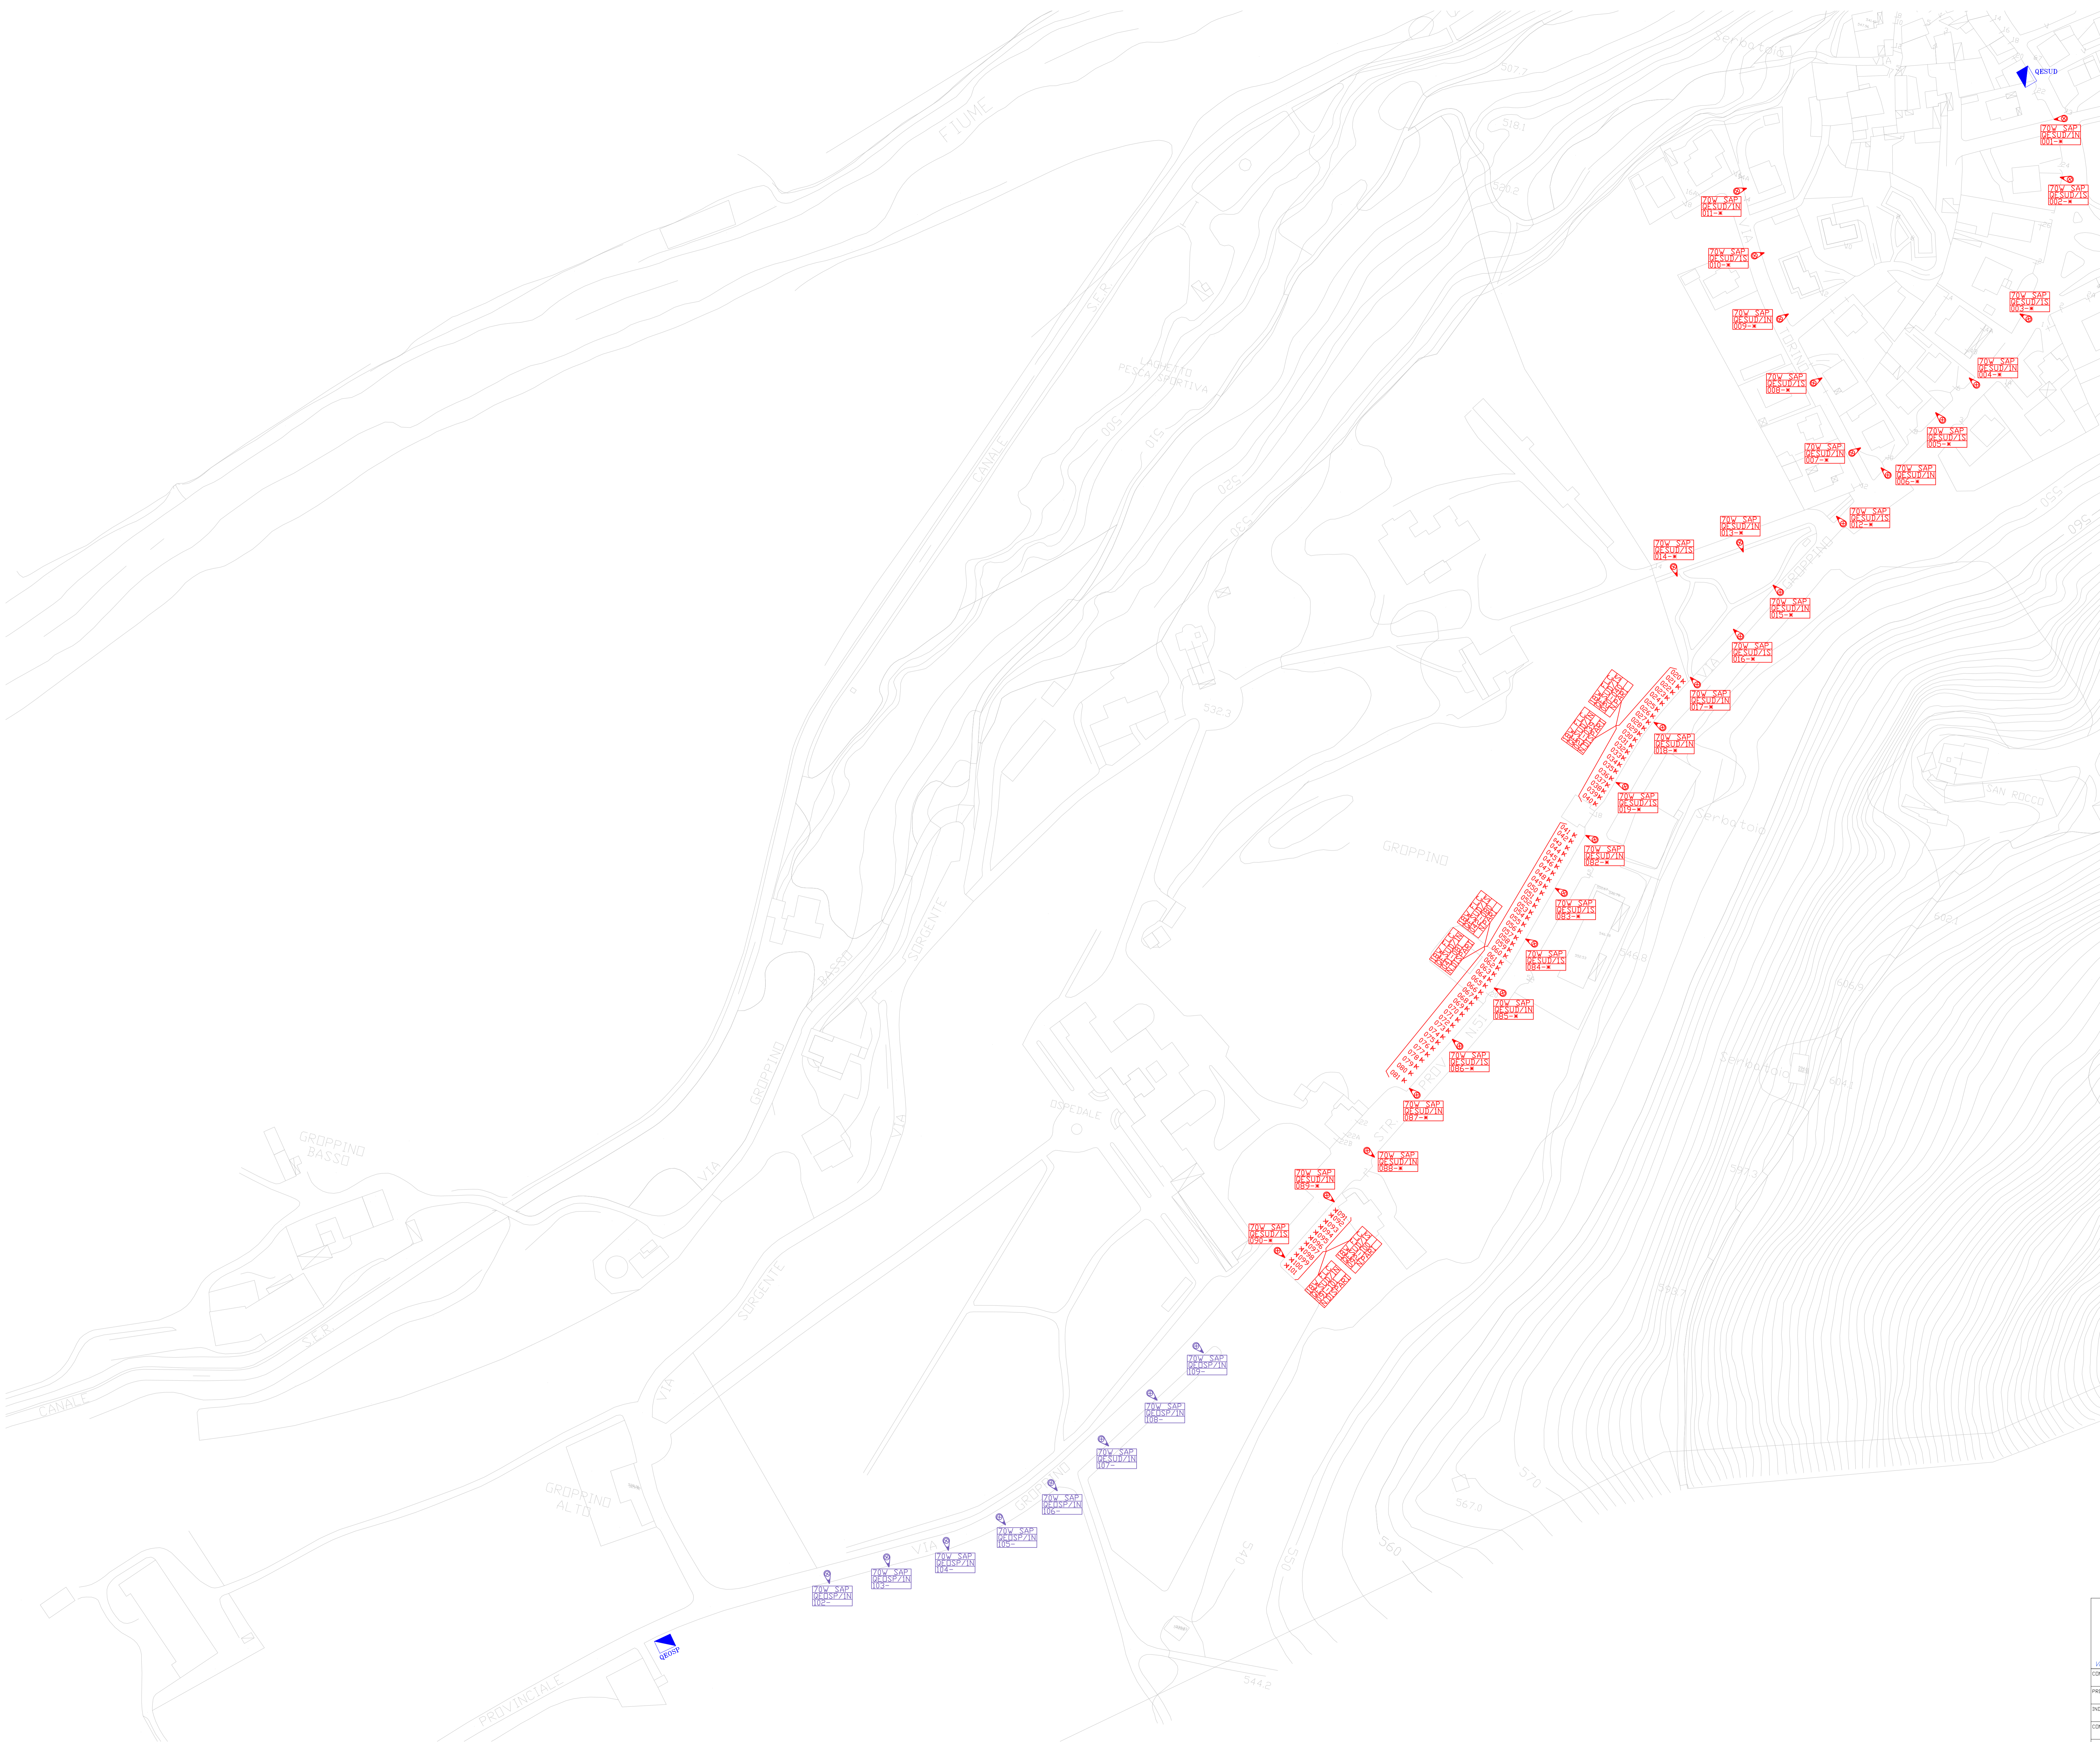

ELENCO VIE
VIA GROPPINO
VIA TORINO

CHIAVE DI LETTURA NUMERAZIONE PALI

POTENZA E TIPO DI LAMPADA
SAP=STRUTTO ALTA PRESSIONE
MBF=VAPORI DI MERCURIO
EL=FLUORESCENTE COMPATTA

QUADRO DI APPARTENENZA/
CIRCUITO ALIMENTAZIONE E ACCENSIONE
N=NERGHIOTTO NOTTURNO, S=CIRCUITO SERALE

NUMERO PROGRESSIVO CORPO ILLUMINANTE
*CORPO ILLUMINANTE DA SOSTITUIRE

70W SAP
QE SUD ZIN
001-*

CODICE COLORI

LINEA 1 DA QESUD

LINEA 1 DA QEOSP

Studio Tecnico
Davide De Nicola
Progettazione impianti elettrici - Consulenze

Via Brosetta, 59 - 24128 Bergamo - Tel/Fax. 035 250645 - studiotecn.denicola@kispati.it

COMITTE: COMUNE DI PIARIO		INCESSO PER: <input type="checkbox"/> PRELIMINARE <input type="checkbox"/> DEFINITIVO <input type="checkbox"/>	
PROGETTO: IMPIANTO ELETTRICO ILLUMINAZIONE PUBBLICA		COSTRUZIONE <input checked="" type="checkbox"/> <input type="checkbox"/>	
INDIRIZZATO: VIA MONSIGNOR LUIGI SPERANZA		SCALA: 1:1000	COPR: 009015
COMUNE: PIARIO (BG)		ASS. N. <input type="checkbox"/> DATA: <input type="checkbox"/>	TRATTA N. <input type="checkbox"/>
OGGETTO: IMPIANTO ILLUMINAZIONE PUBBLICA DA QESUD E DA QEOSP		ASS. <input type="checkbox"/> DATA: <input type="checkbox"/>	
		ASS. <input type="checkbox"/> DATA: <input type="checkbox"/>	
		ASS. <input type="checkbox"/> DATA: <input type="checkbox"/>	

3

AI SENSI DELLA LEGGE 68/94/ARL. 4353, SI VIETA OGNI TIPO DI RIPRODUZIONE - ANCHE PARZIALE - DEL PRESENTE DISSEGNO SENZA AUTORIZZAZIONE SCRITTA