


LEGENDA	
SIMBOLI	DESCRIZIONE
	QUADRO ELETTRICO
	ARMATURA STRADALE ALTEZZA PALI 8+ FLORI TUTTO
	APPARECCHI A PARETE

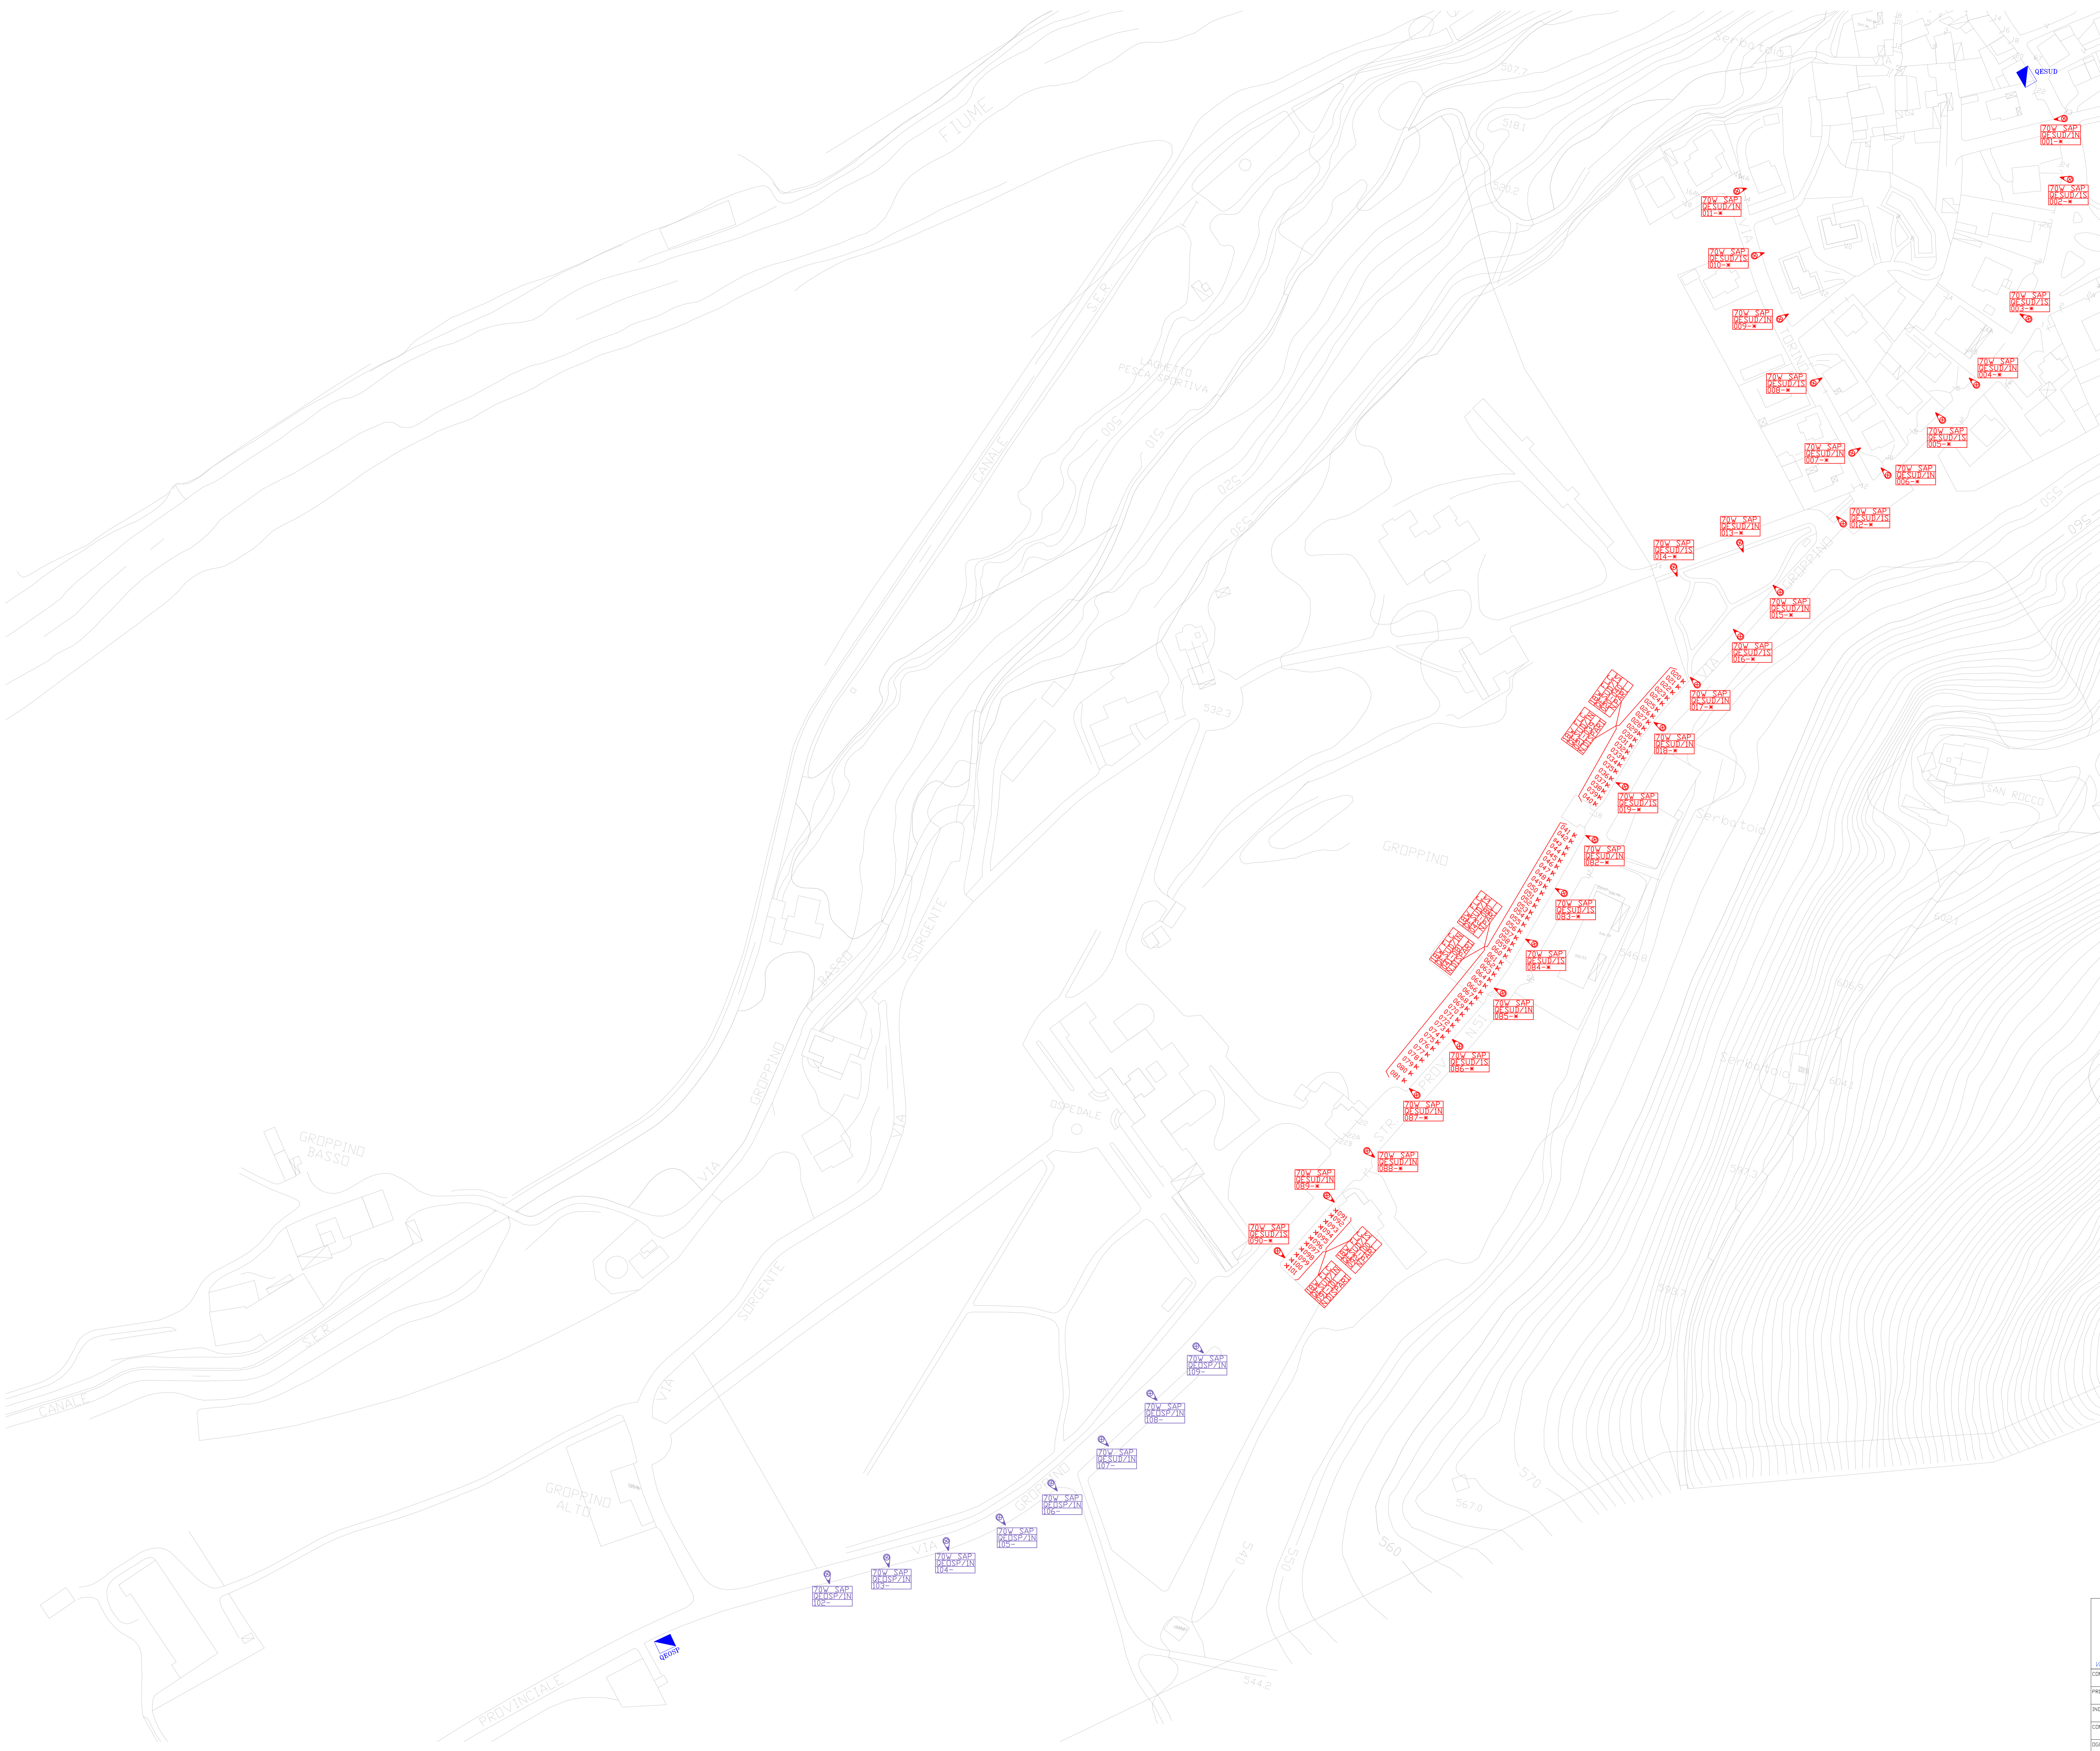

ELENCO VIE
VIA GROPPINO
VIA TORINO

CHIAVE DI LETTURA NUMERAZIONE PALI

POTENZA E TIPO DI LAMPADA SAP=STRUTTO ALTA PRESSIONE MBF=VAPORI DI MERCURIO EL=FLUORESCENTE COMPATTA	
QUADRO DI APPARTENENZA/ CIRCUITO ALIMENTAZIONE E ACCENSIONE N=CIRCUITO NOTTURNO, S=CIRCUITO SERALE	
NUMERO PROGRESSIVO CORPO ILLUMINANTE *CORPO ILLUMINANTE DA SOSTITUIRE	

CODICE COLORI
LINEA 1 DA QESUD
LINEA 1 DA QEOSP

Studio Tecnico
Davide De Nicola
Progettazione impianti elettrici - Consulenze
Via Brosetta, 59 - 24128 Bergamo - Tel/Fax. 035 250645 - studiotecn.denicola@kispai.it

TIPOLOGIA

INCESSO PER
PRELIMINARE DEFINITIVO

COMITATO
COMUNE DI PIARIO

PROGETTO
IMPIANTO ELETTRICO ILLUMINAZIONE PUBBLICA

INDIRIZZATO
VIA MONSIGNOR LUIGI SPERANZA

COMUNE
PIARIO (BG)

OGGETTO
IMPIANTO ILLUMINAZIONE PUBBLICA
DA QESUD E DA QEOSP

SCALA - 1:1000

COMPT - 009015

DATA - 20/02/20

VERSIONI

REV. 01

DATA

REV. 02

DATA

REV. 03

DATA

3

AI SENSI DELLA LEGGE 68/94/ARL. 4353, SI VIETA OGNI TIPO DI RIPRODUZIONE - ANCHE PARZIALE - SENZA AUTORIZZAZIONE SCRITTA